

DE LA RED PUBLICA


DE LA RED PUBLICA

SIMBOLOGIA ELECTRICAS	
M	MEJORADOR DE LUZ
⬇	TABLERO DE CIRCUITOS ELECTRICOS
⊕	LUMINARIA
⊕	TONACORRENTE DOBLE
⊕	TONACORRENTE ESPECIAL
⊕	INTERRUPTOR SIMPLE
⊕	INTERRUPTOR DOBLE
⊕	CIRCUITO ELECTRICO QUE VA A TABLERO ELECTRICO
E.S. - 105 - #1	ALAMBRE LUAMINACION
E.S. - 105 - #2	ALAMBRE TONACORRENTE
E.S. - 105 - #3	ALAMBRE TONACORRENTE ESPECIAL

**PLANTA BAJA**  
**INST. ELÉCTRICAS**

	<b>PROYECTO</b> DISEÑO ARQUITECTÓNICO Y ESTRUCTURAL DEL COLISEO MULTIDEPORATIVO PARA LA PARROQUIA DE IZAMBA, CANTÓN AMBATO	Nº DE LAMINA
	<b>UBICACIÓN</b> IZAMBA, AMBATO PROVINCIA DE TUNGURAHUA	<b>A-6</b>
<b>FACULTAD DE INGENIERÍA CIVIL Y MECÁNICA</b>	<b>PLANO</b> ELÉCTRICO PLANTA BAJA	<b>ESCALA</b> 1 : 100
<b>AUTOR</b> Egdo. DANIEL VITERI SALAS	<b>TUTOR</b> Ing. Mg. CARLOS NAVARRO	<b>FECHA</b> 06/05/2022










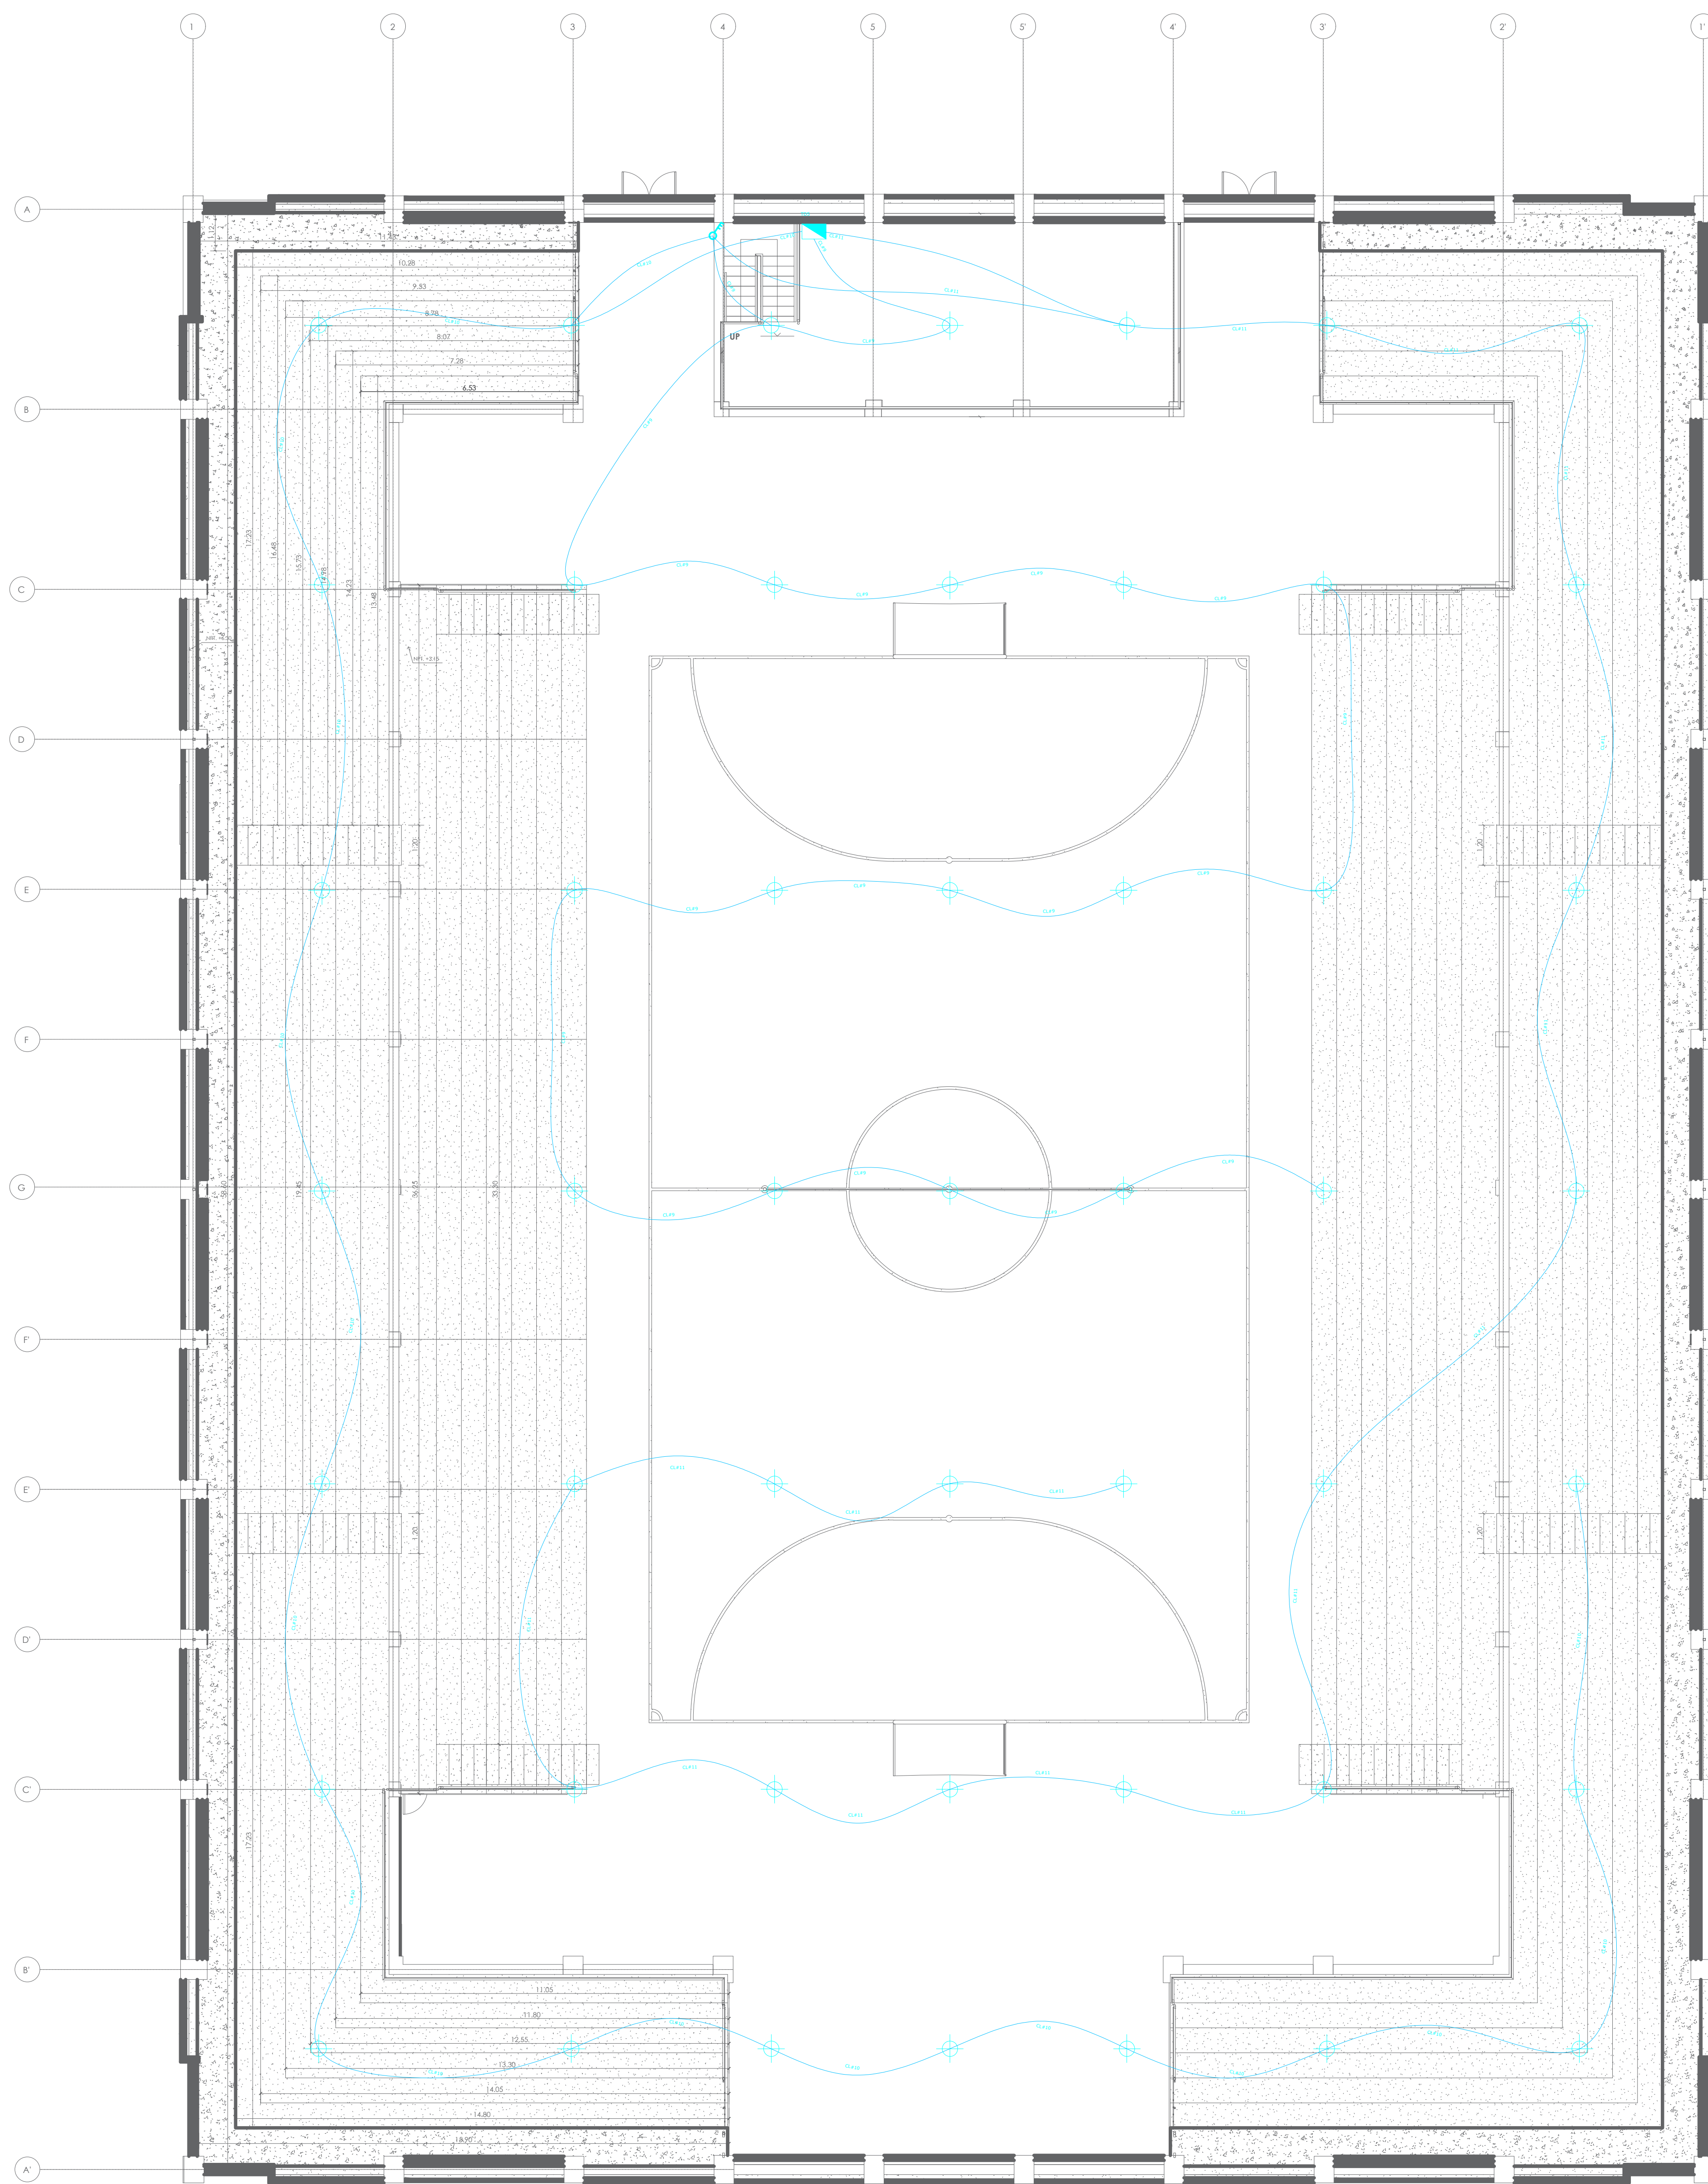

**PLANTA GRADERÍOS**  
**N+0.00 - +6.30**  
**INST. ELÉCTRICAS**

SIMBOLOGIA	ELECTRICAS
	TABLERO DE CIRCUITOS ELECTRICOS
	LUMINARIA
	INTERRUPTOR SIMPLE
	INTERRUPTOR DOBLE
	ALAMBRE ILUMINACION



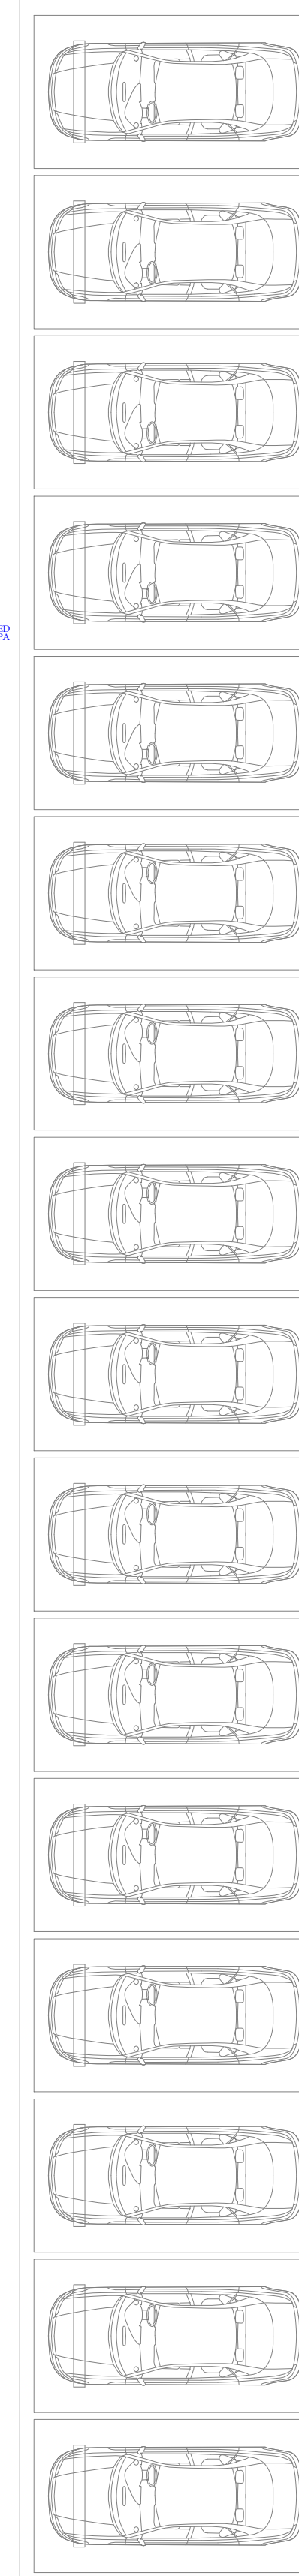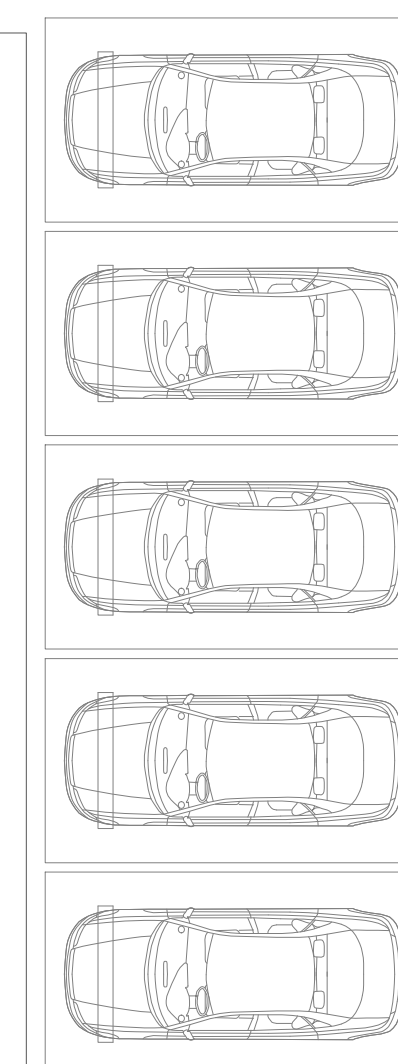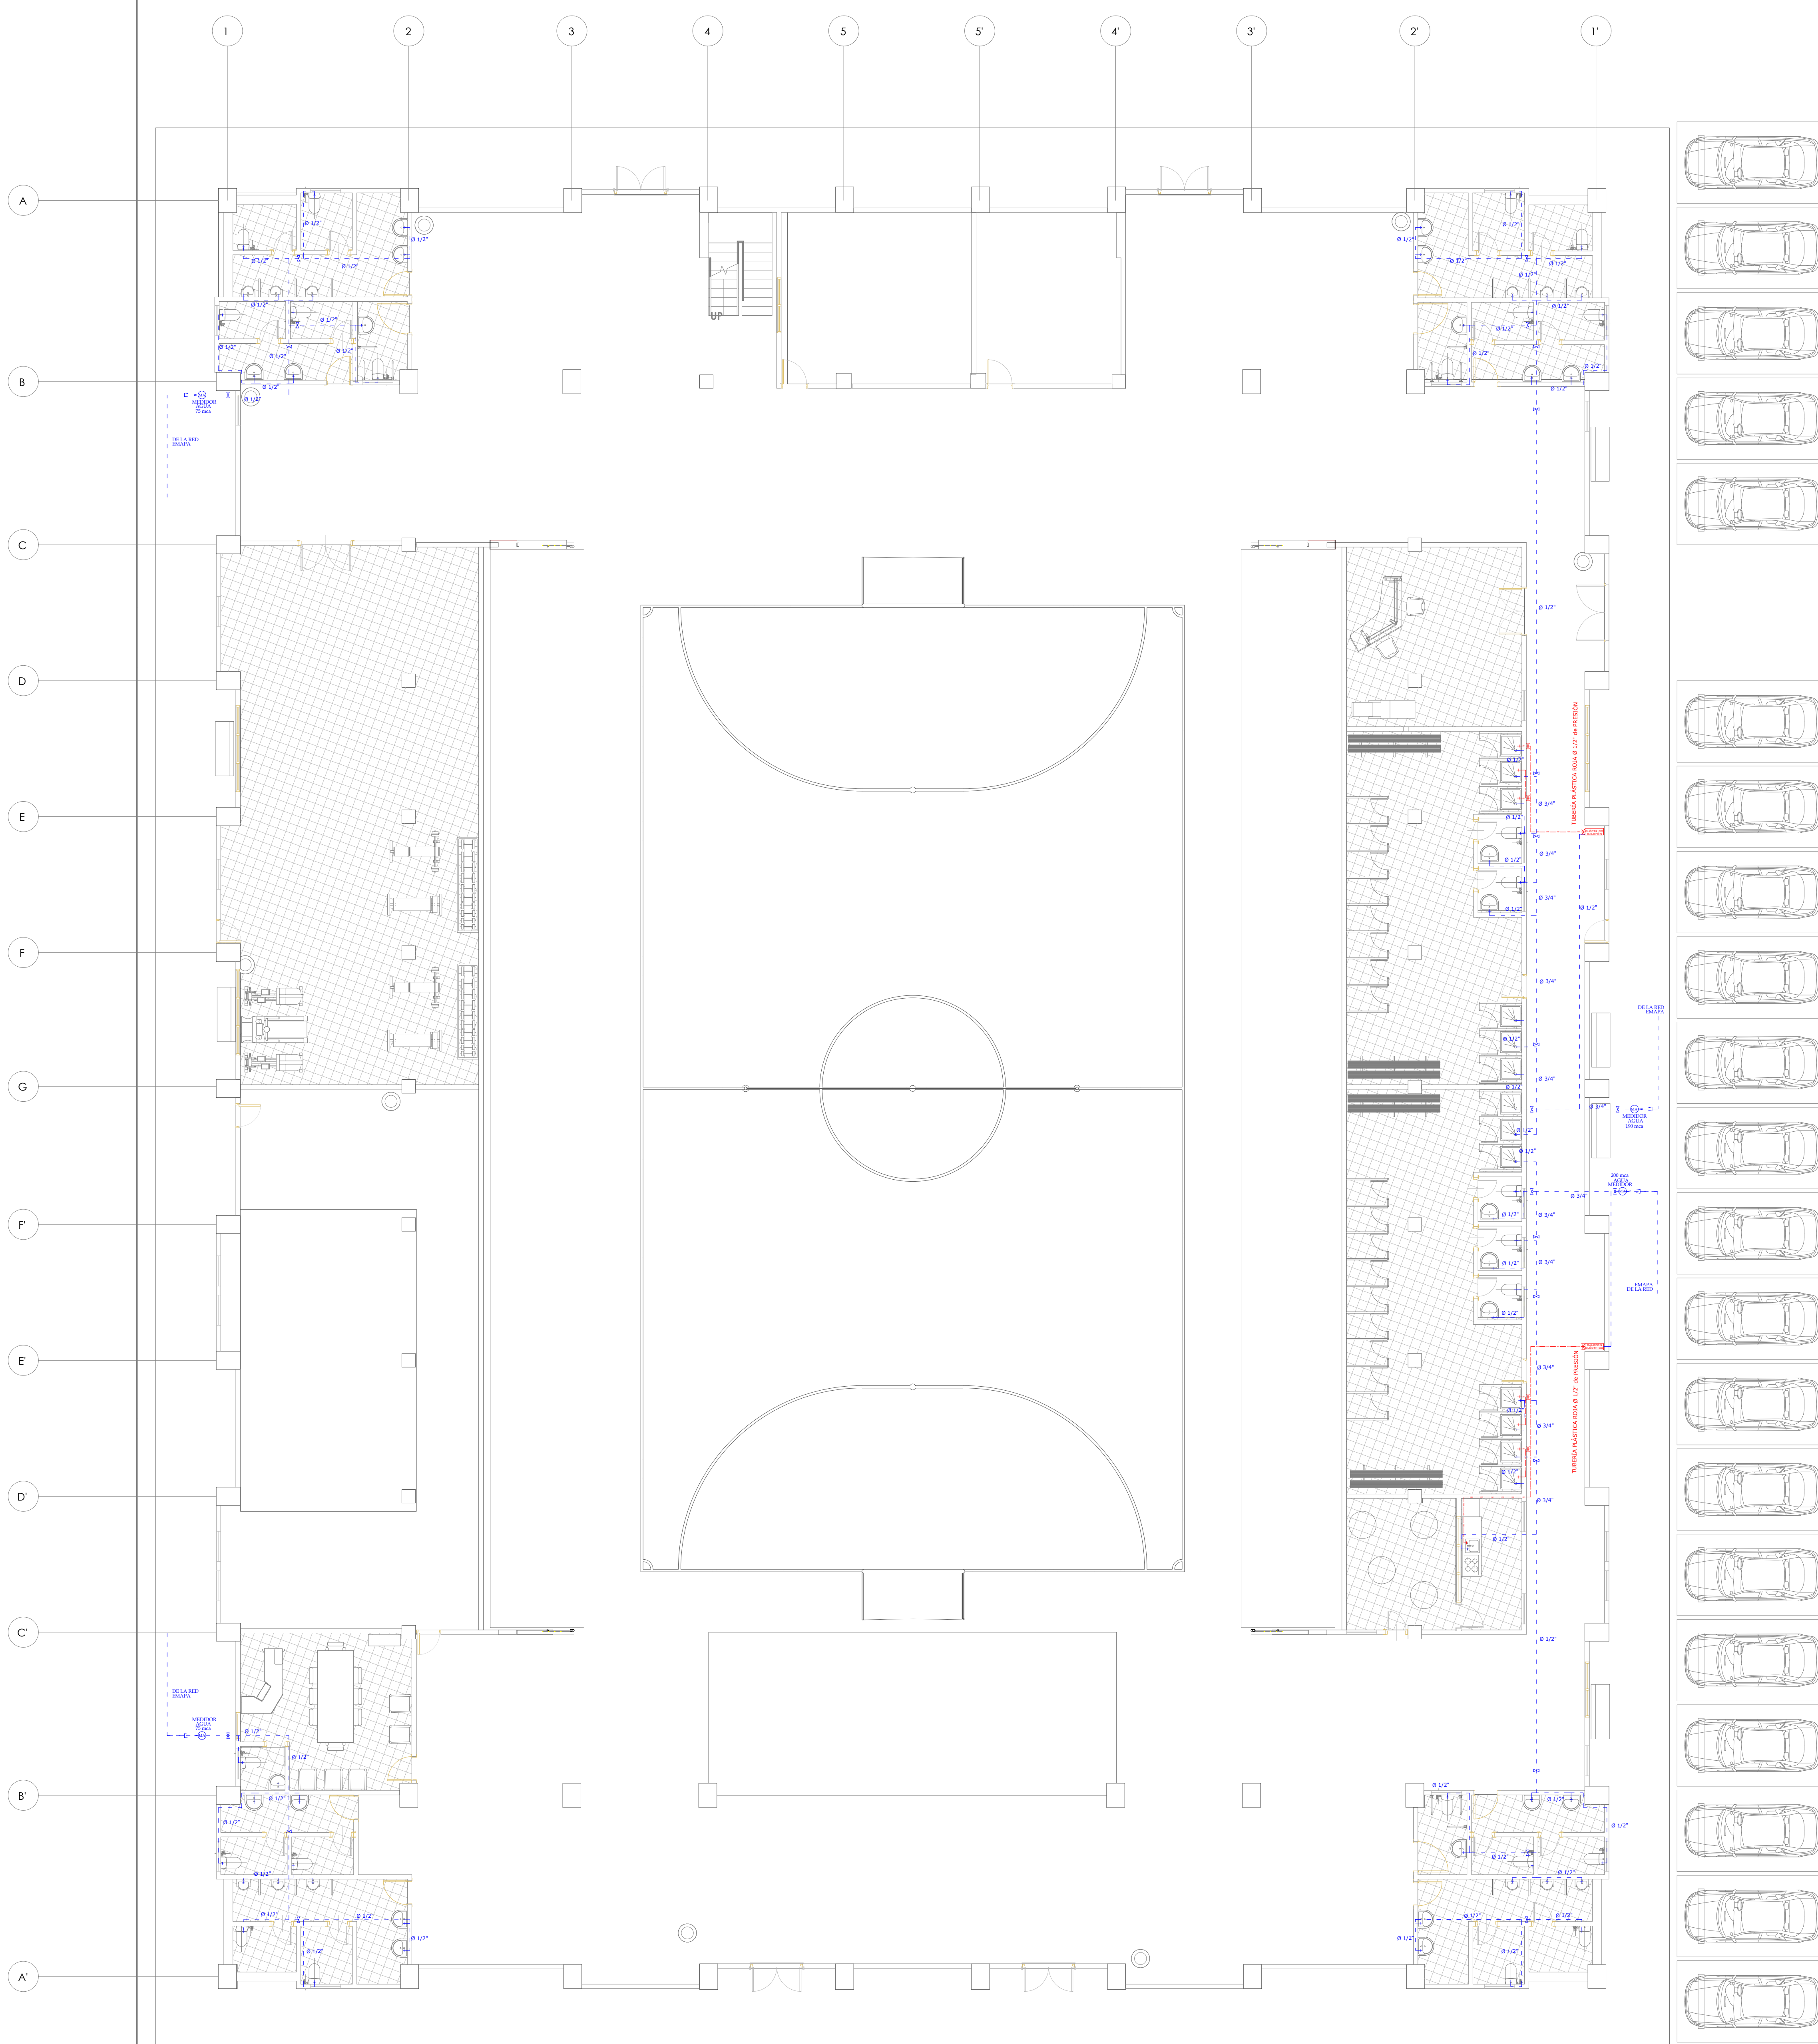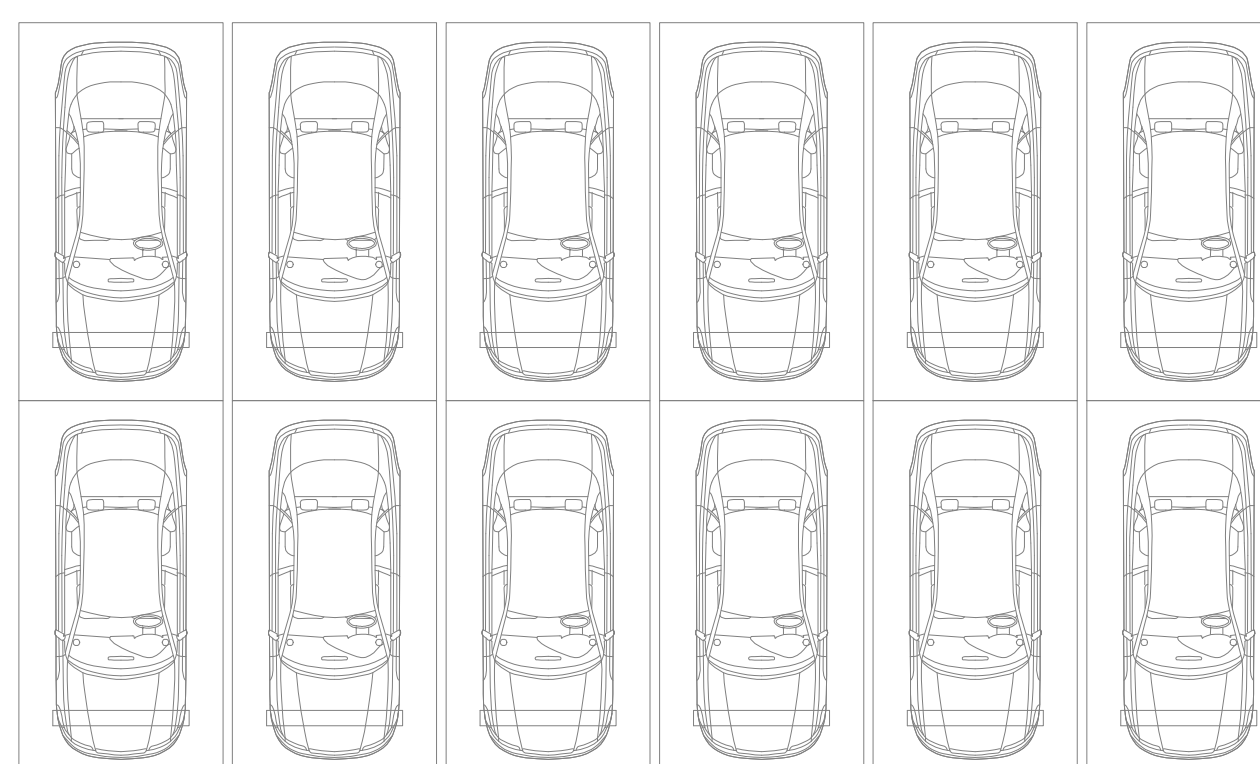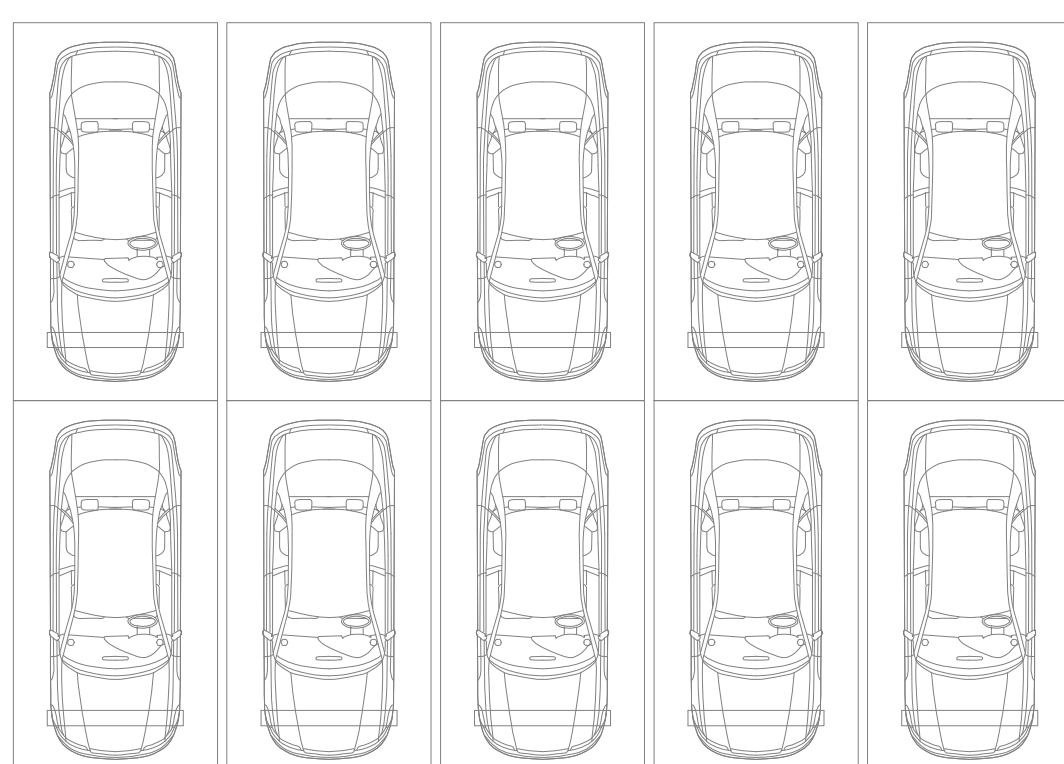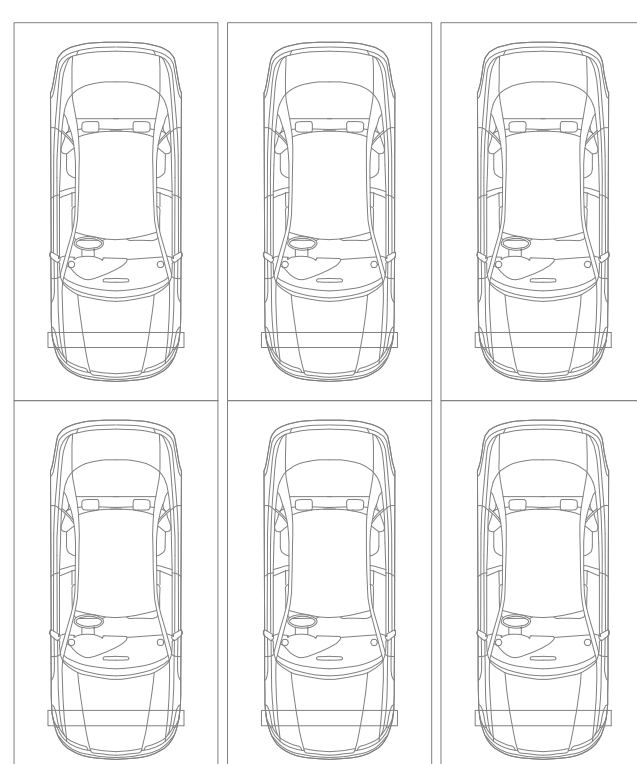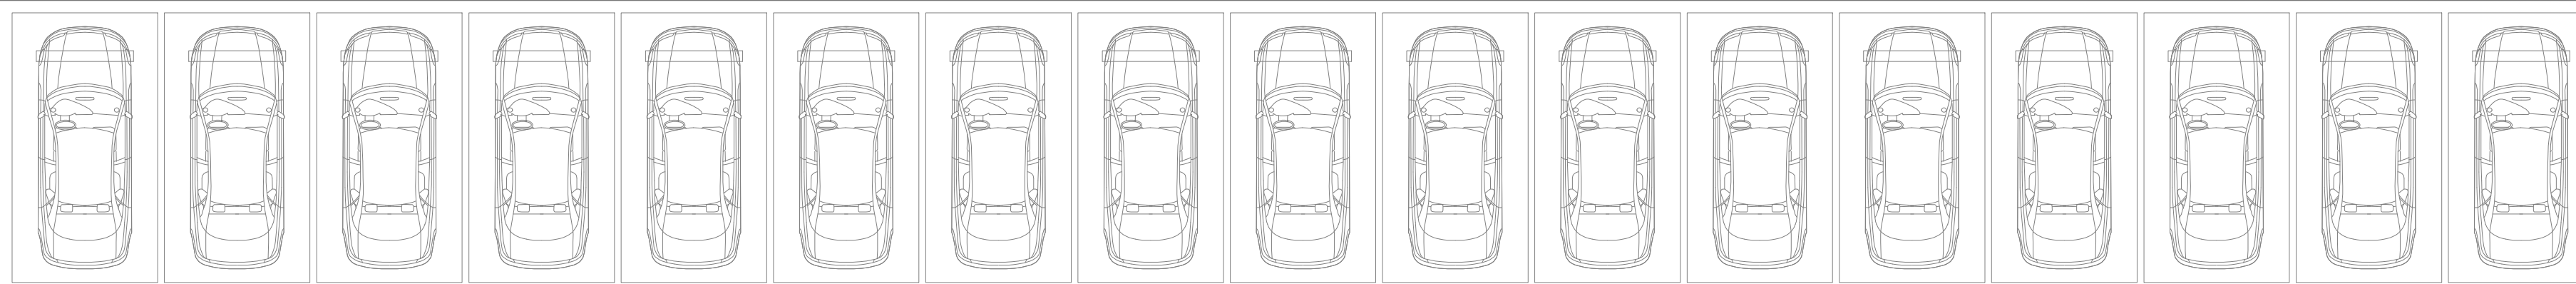

SIMBOLOGIA HIDRÁULICA	
	CONDUCCIÓN
	CONDUCCIÓN
	TUB. FIC. AGUA FRIA
	SEÑALADOR DE RED
	TUB. DE SUC. AGUA CALIENTE
	VALVULA
	CONEXION APARATO FUENTE






**PLANTA BAJA**  
**INST. HIDROSANITARIAS - AGUA POTABLE**



PROYECTO: DISEÑO ARQUITECTÓNICO Y ESTRUCTURAL DEL COLISEO MULTIDEPORATIVO PARA LA PARROQUIA DE IZAMBA, CANTÓN AMBATO  
 UBICACIÓN: IZAMBA, AMBATO PROVINCIA DE TUNGURAHUA  
 PLANO: HIDRÁULICO PLANTA BAJA  
 AUTOR: DANIEL VITERI SALAS  
 TUTOR: Ing. Mg. CARLOS NAVARRO  
 Ego. 06/05/2022

Nº DE LAMINA: **A-8**  
 ESCALA: 1:100  
 FECHA: 06/05/2022



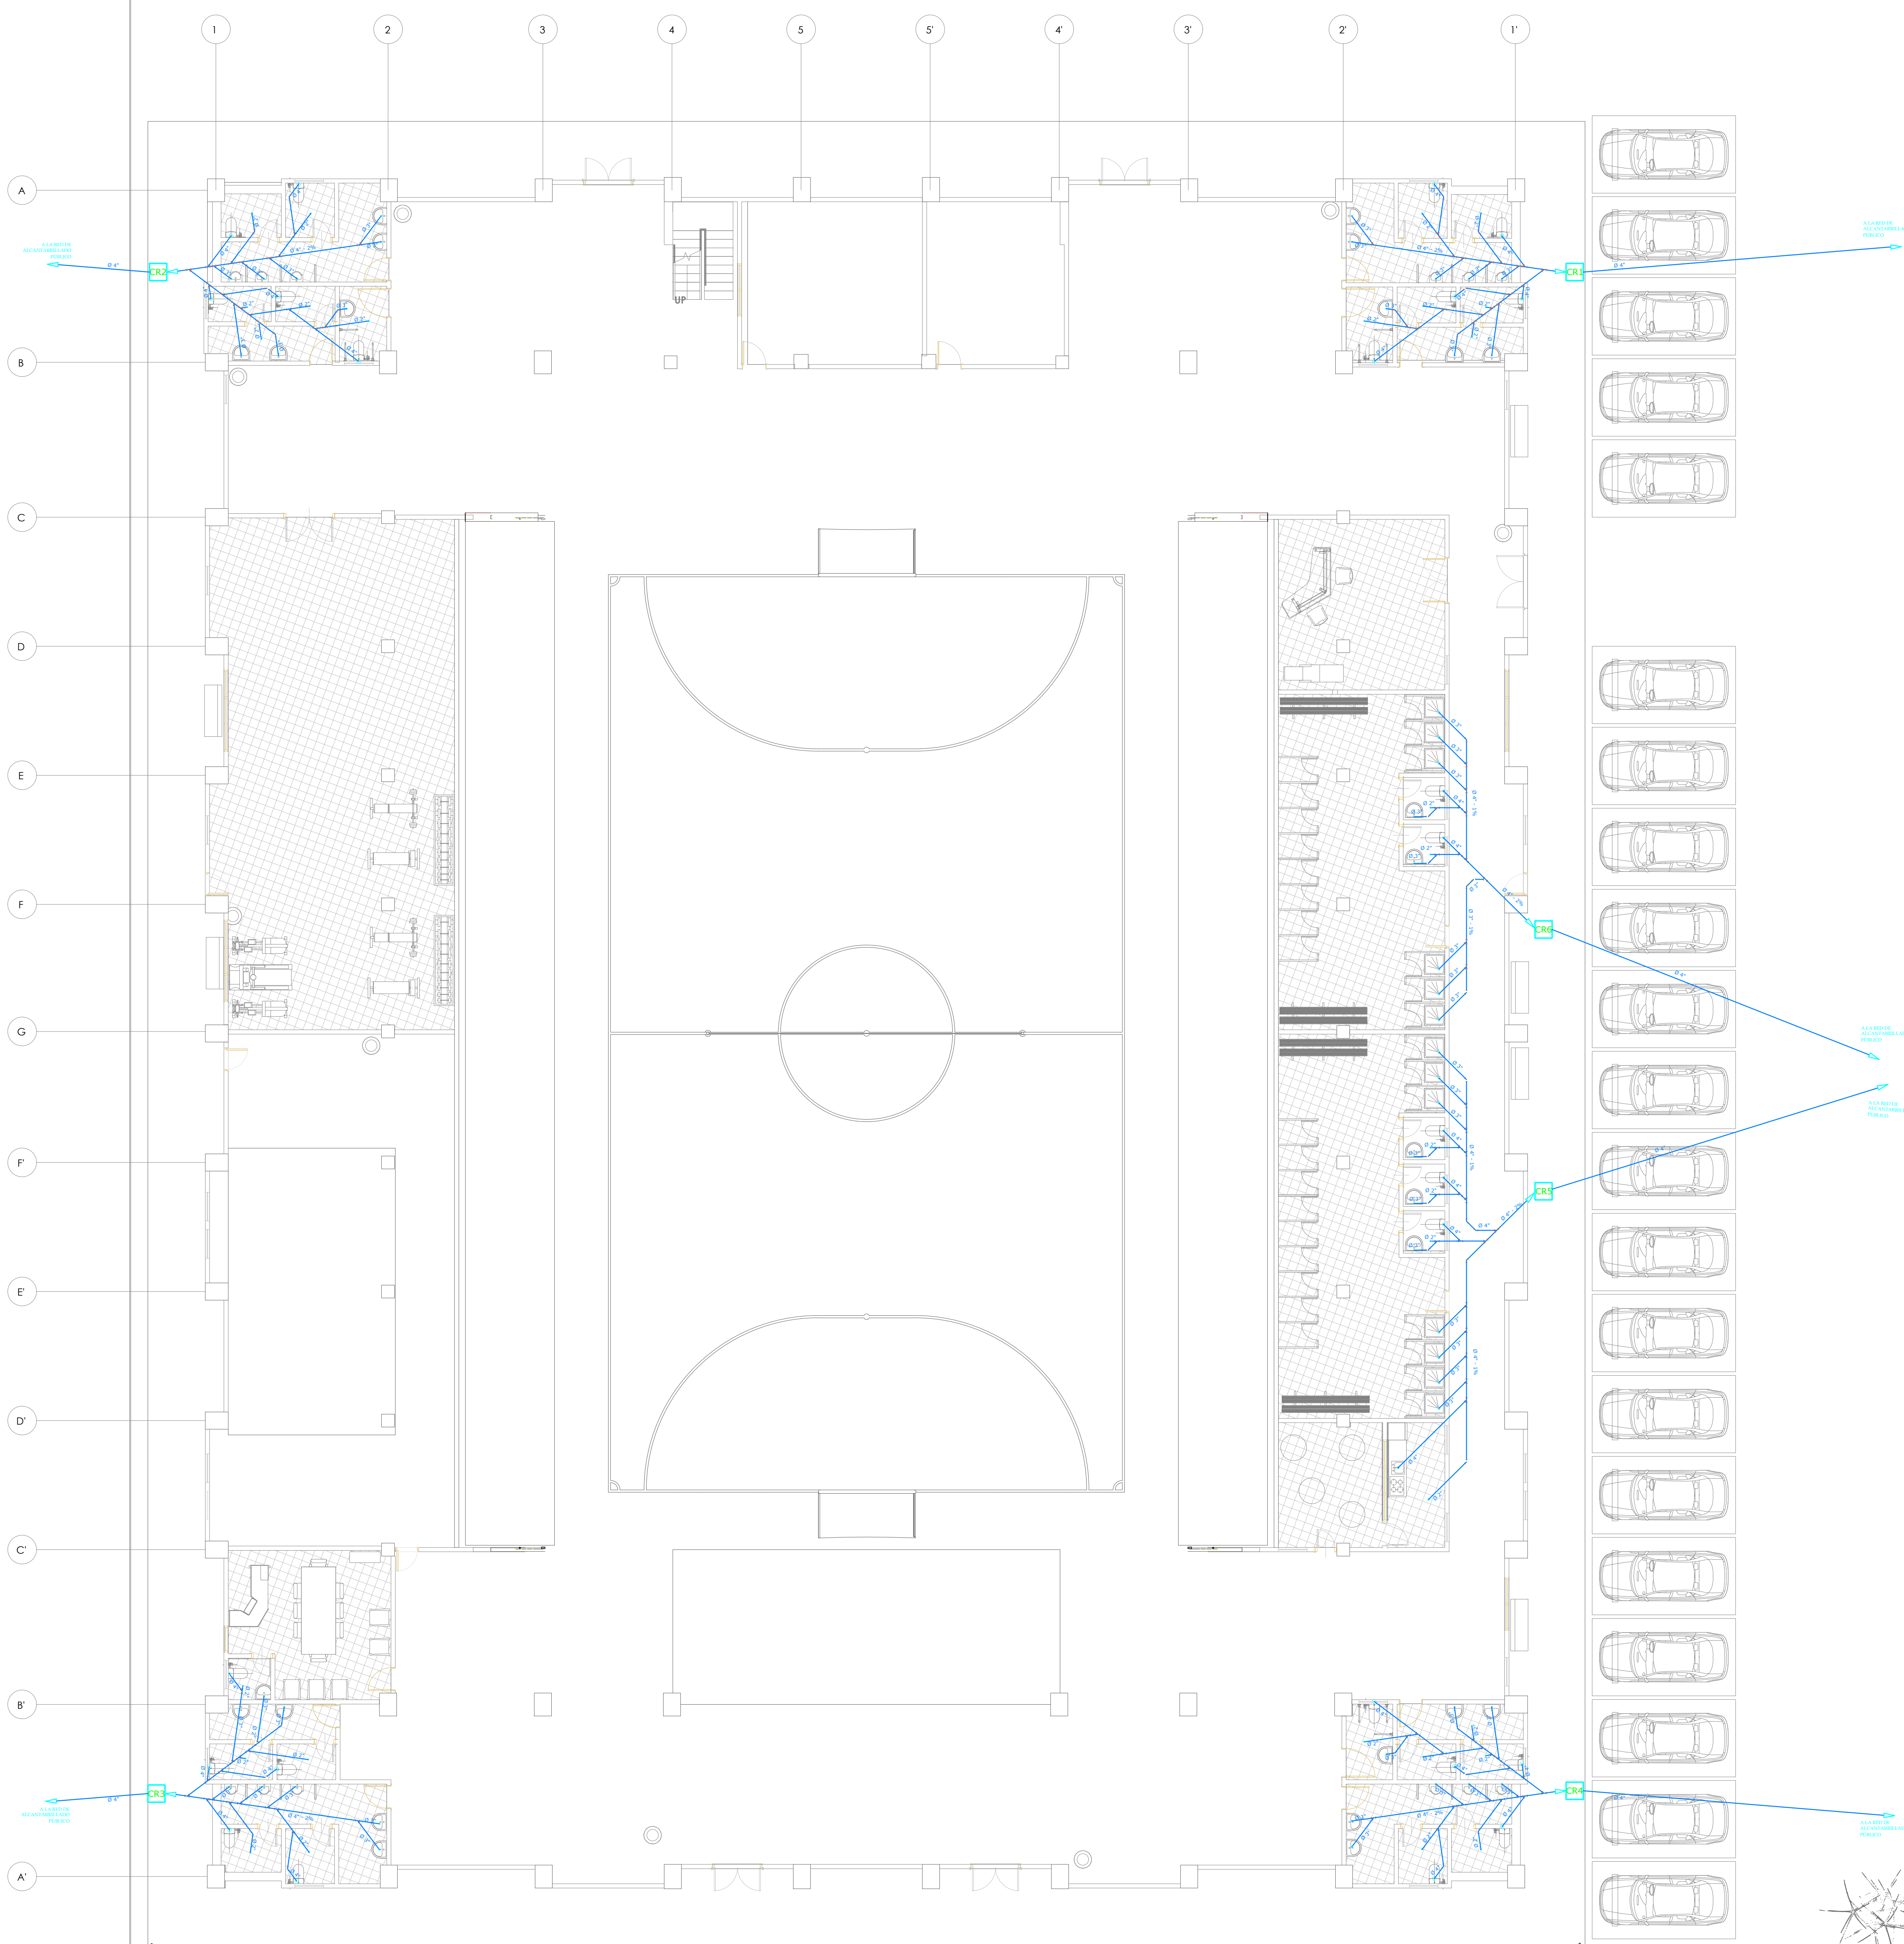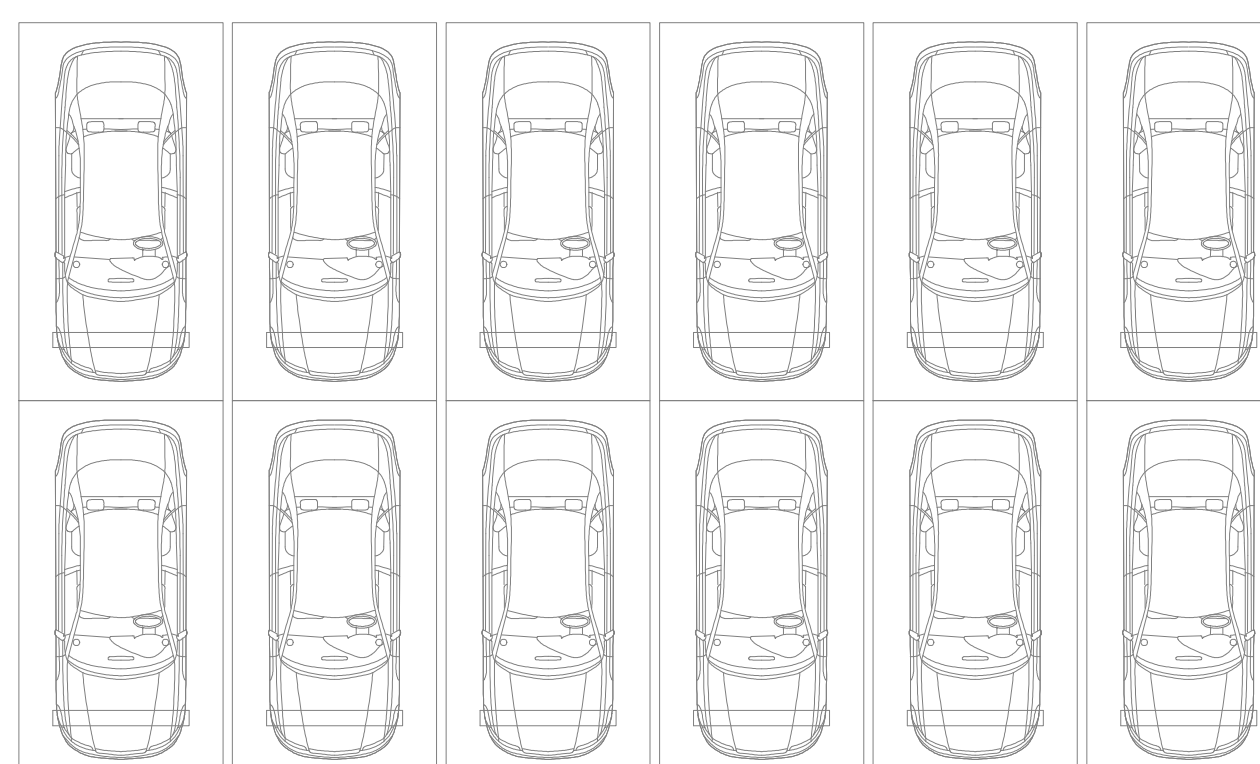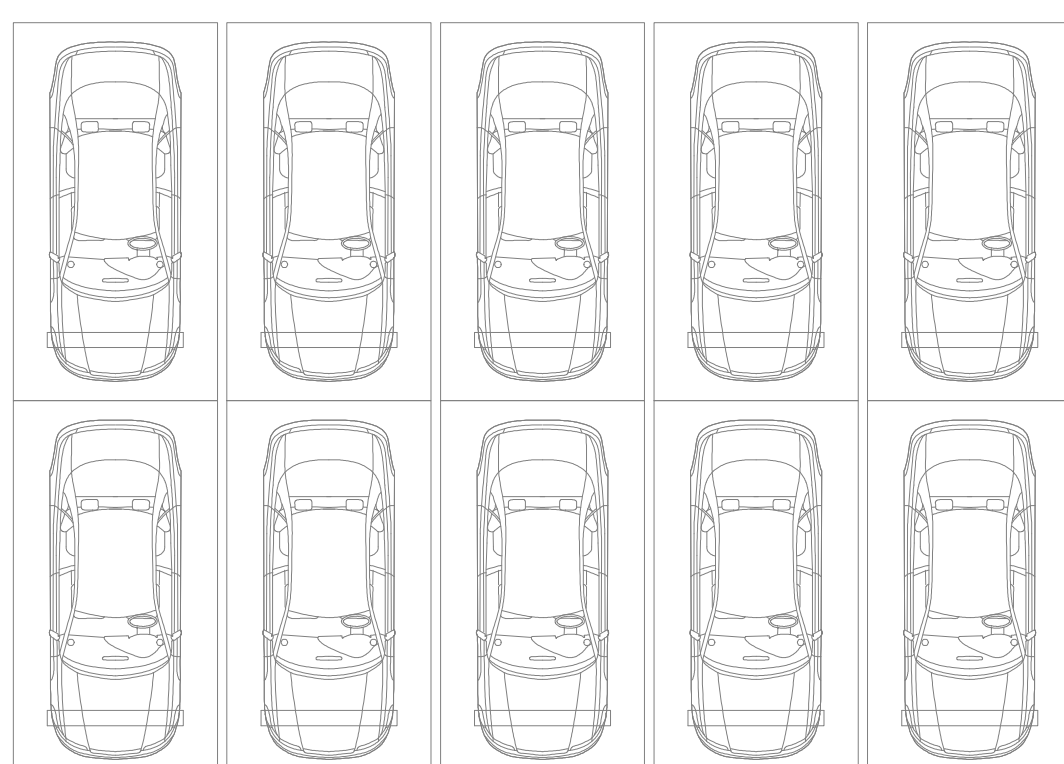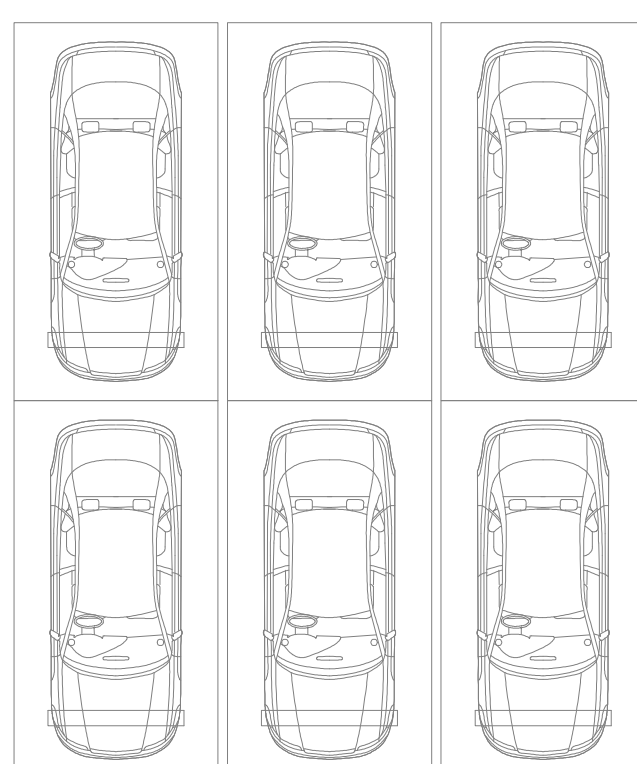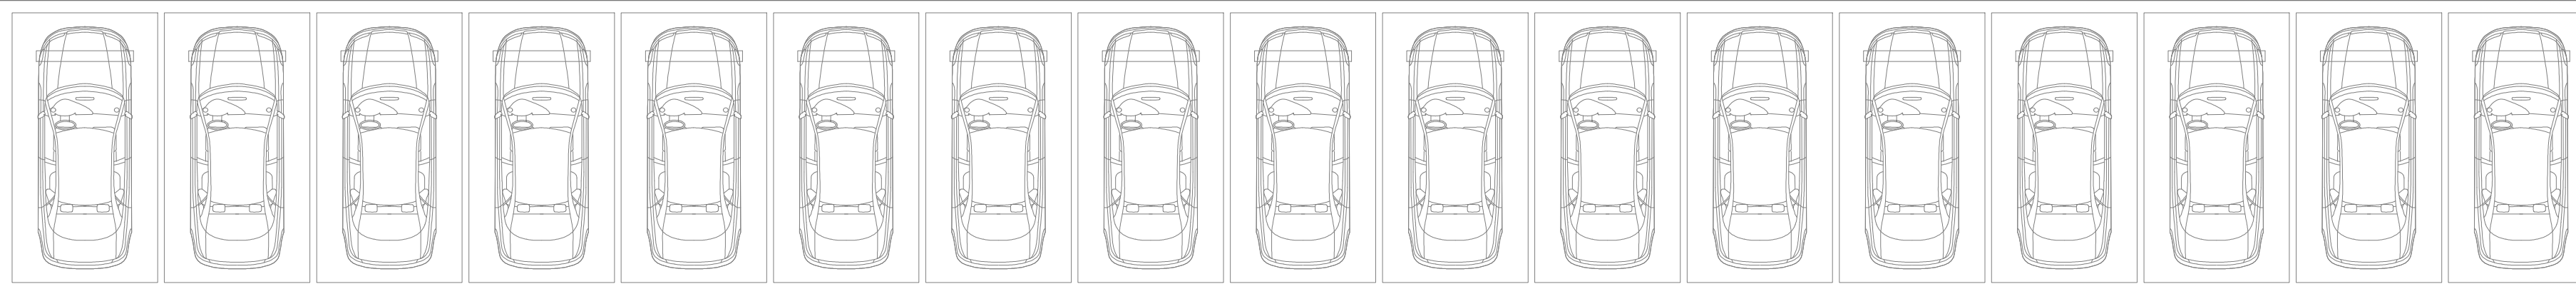

SIMBOLOGIA SANITARIAS	
●	SEÑAL DE APOYADO Y DE PISO
CR	SEÑAL DE DESAGÜE
—	SÍMBOLO SANITARIO
→	SEÑAL DE LA INGENIERÍA
→	SEÑAL DE LA INGENIERÍA

**PLANTA BAJA**  
**INST. HIDROSANITARIAS - DESAGÜES**

	<b>PROYECTO</b> DISEÑO ARQUITECTÓNICO Y ESTRUCTURAL DEL COLISEO MULTIDEPORATIVO PARA LA PARROQUIA DE IZAMBA, CANTÓN AMBATO	Nº DE LAMINA
	<b>UBICACIÓN</b> IZAMBA, AMBATO PROVINCIA DE TUNGURAHUA	<b>A-9</b>
<b>FACULTAD DE INGENIERÍA CIVIL Y MECÁNICA</b>	<b>PLANO</b> SANITARIO PLANTA BAJA	<b>ESCALA</b> 1 : 100
<b>AUTOR</b> Egdo. DANIEL VITERI SALAS	<b>TUTOR</b> Ing. Mg. CARLOS NAVARRO	<b>FECHA</b> 06/05/2022